

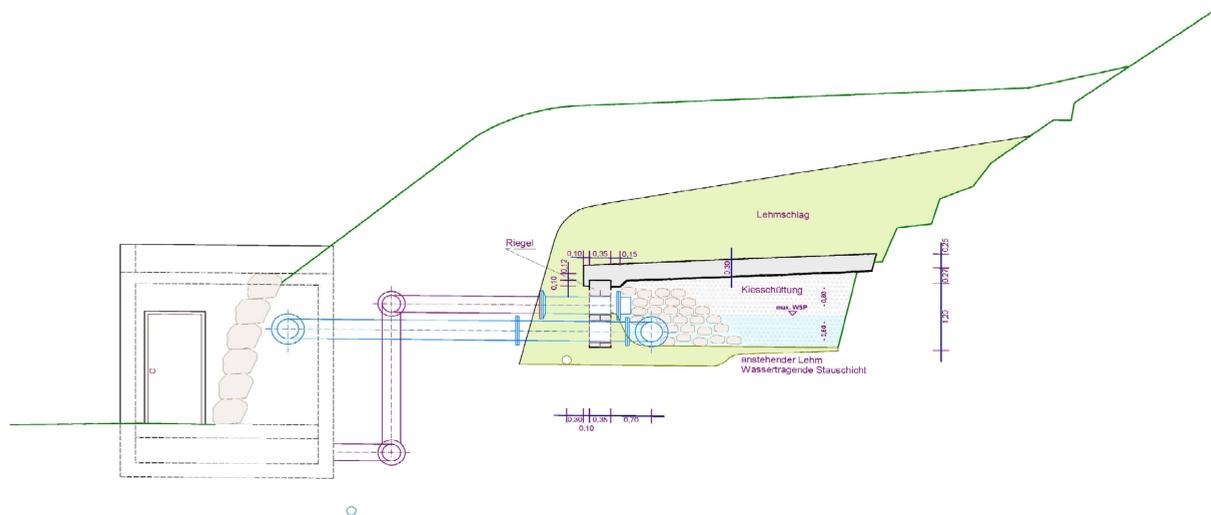


Querschnitt Quelfassung

(Ansicht Ost)

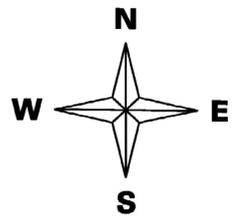

Grundriss Quelfassung

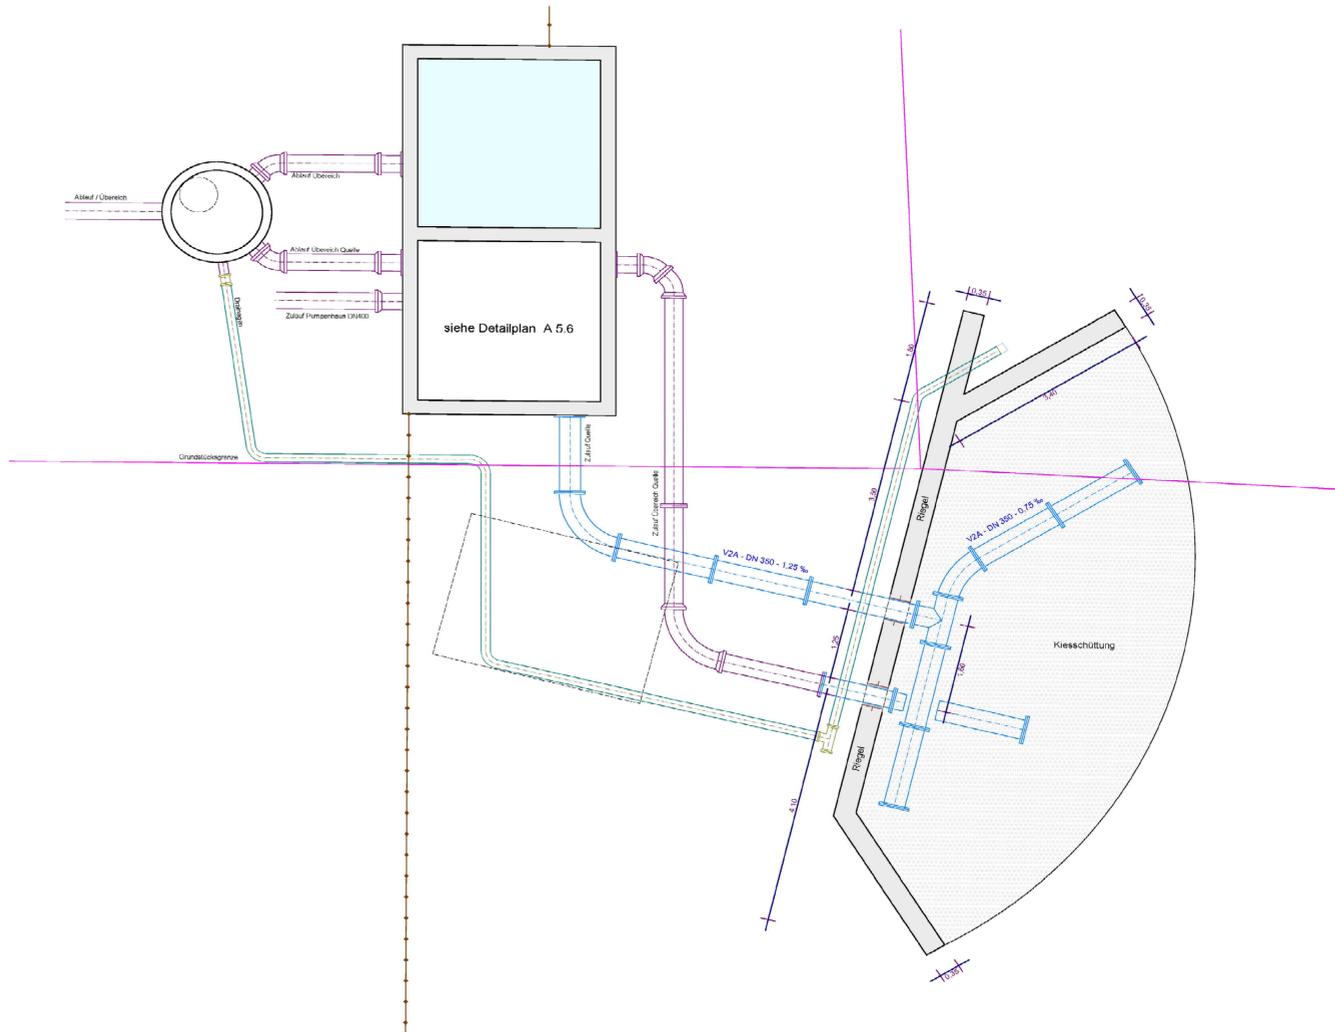

Projekt: Wasserrechtantrag Quelle Pullenhofen	
Auftraggeber: Gemeinde Bruck	
Anlage 2.1	Maßstab: 1 : 50
Detailplan	Datum: 01/2012
Bestand Quelfassung	Projekt-Nr. 10881_A
 Ingenieurbüro für Grundwasser und Umweltfragen Behnhöfer 22 · 89570 Markt Schwaben Tel.: 08121448537 · 08121448523 IGWU.GmbH@t-online.de · www.igwu-gmbh.de	

Nr:	Art der Änderung	Datum:	gezeichnet	geprüft:
-----	------------------	--------	------------	----------

 **Wasserversorgung
Gemeinde Bruck**

Maßstab:	1 : 50	Datum:	22.08.06	Name:	HH
Projekt-Nummer:	R03-0011	bearbeitet:	22.08.06	gezeichnet:	HH
Planart / Plan-Nr.:	Bestand B 5.1	geprüft:	22.08.06	geprüft:	JH
Geoworkspace:	Quelle 3, Änderung / Quelle gere				

Detailplan Bestand Quelfassung

EuropPlan Ingenieure GmbH
 Bad Endorf • Fridolfing • Weilheim i. OB
 Hauptsitz Bad Endorf
 Bahnhofstraße 7 · D-93093 Bad Endorf
 Tel.: (08053) 788530 • Fax: (08053) 7989990
 e-mail: info@europplan.de
 Bad Endorf, den 22.08.2006